

RZECZOZNAWCA DO SPRAW ZABEZPIECZEŃ
PRZECIWOPOŻAROWYCH
mgr inż. Artur Marciński, Nr upraw. 124/194/2011
Zawiercie, 19.05.2021 (data)
Zgodność projektu z wymaganiami
ochrony przeciwpożarowej
bez uwag stwierdzam

mgr inż. A. Kaliszczak
Nr upr. Konstrukcyjno-budowlanych
124/94

1	garaż	7	kotłownia
150,20 m ²	lastrico	8,42 m ²	płytki
2	sala szkoleń	8	patio
28,21 m ²	panele	16,50 m ²	wylewka cem.
3	pom. socjalne	9	wc
8,32 m ²	lastrico	1,41 m ²	płytki
4	łazienka	10	kl. schodowa
7,02 m ²	płytki ceramiczne	12,94 m ²	lastrico
5	magazynek		
3,31 m ²	płytki		
6	wieża		
17,42 m ²	wylewka cem.		


LEGENDA:

- A. KOCIOŁ GAZOWY Z ZAMKNIĘTĄ KOMORĄ SPALANIA 30 KW.
- B. ZBIORNIK NA CIEPLĄ WODĘ, V=300 L.

mgr inż. Krzysztof BLESZYŃSKI
42-400 Zawiercie, ul. Sienkiewicza 122 E
Upr. do sporządzania projektów,
nadzorów i kierowania robotami
w zakresie instalacji sanitarnych
Nr upr. 630/96

mgr inż. Anna Bleszyńska
ZAWIERCIE, ul. Sienkiewicza 122 E
Upr. do sporządzania projektów,
nadzorów i kierowania robotami
w zakresie instalacji sanitarnych
Nr upr. 630/96


INWESTOR	GMINA OGRODZIENIEC, 42-440 OGRODZIENIEC, PLAC WOLNOŚCI 25		
OBIEKT	BUDYNEK OSP W OGRODZIENIECU		
NAZWA RYS.	SCHEMAT INSTALACJI GAZOWEJ PARTERU		
SKALA	AUTOR	DATA	NR RYS.
1: 100	mgr inż. A. Kaliszczak	07.2020r	1G

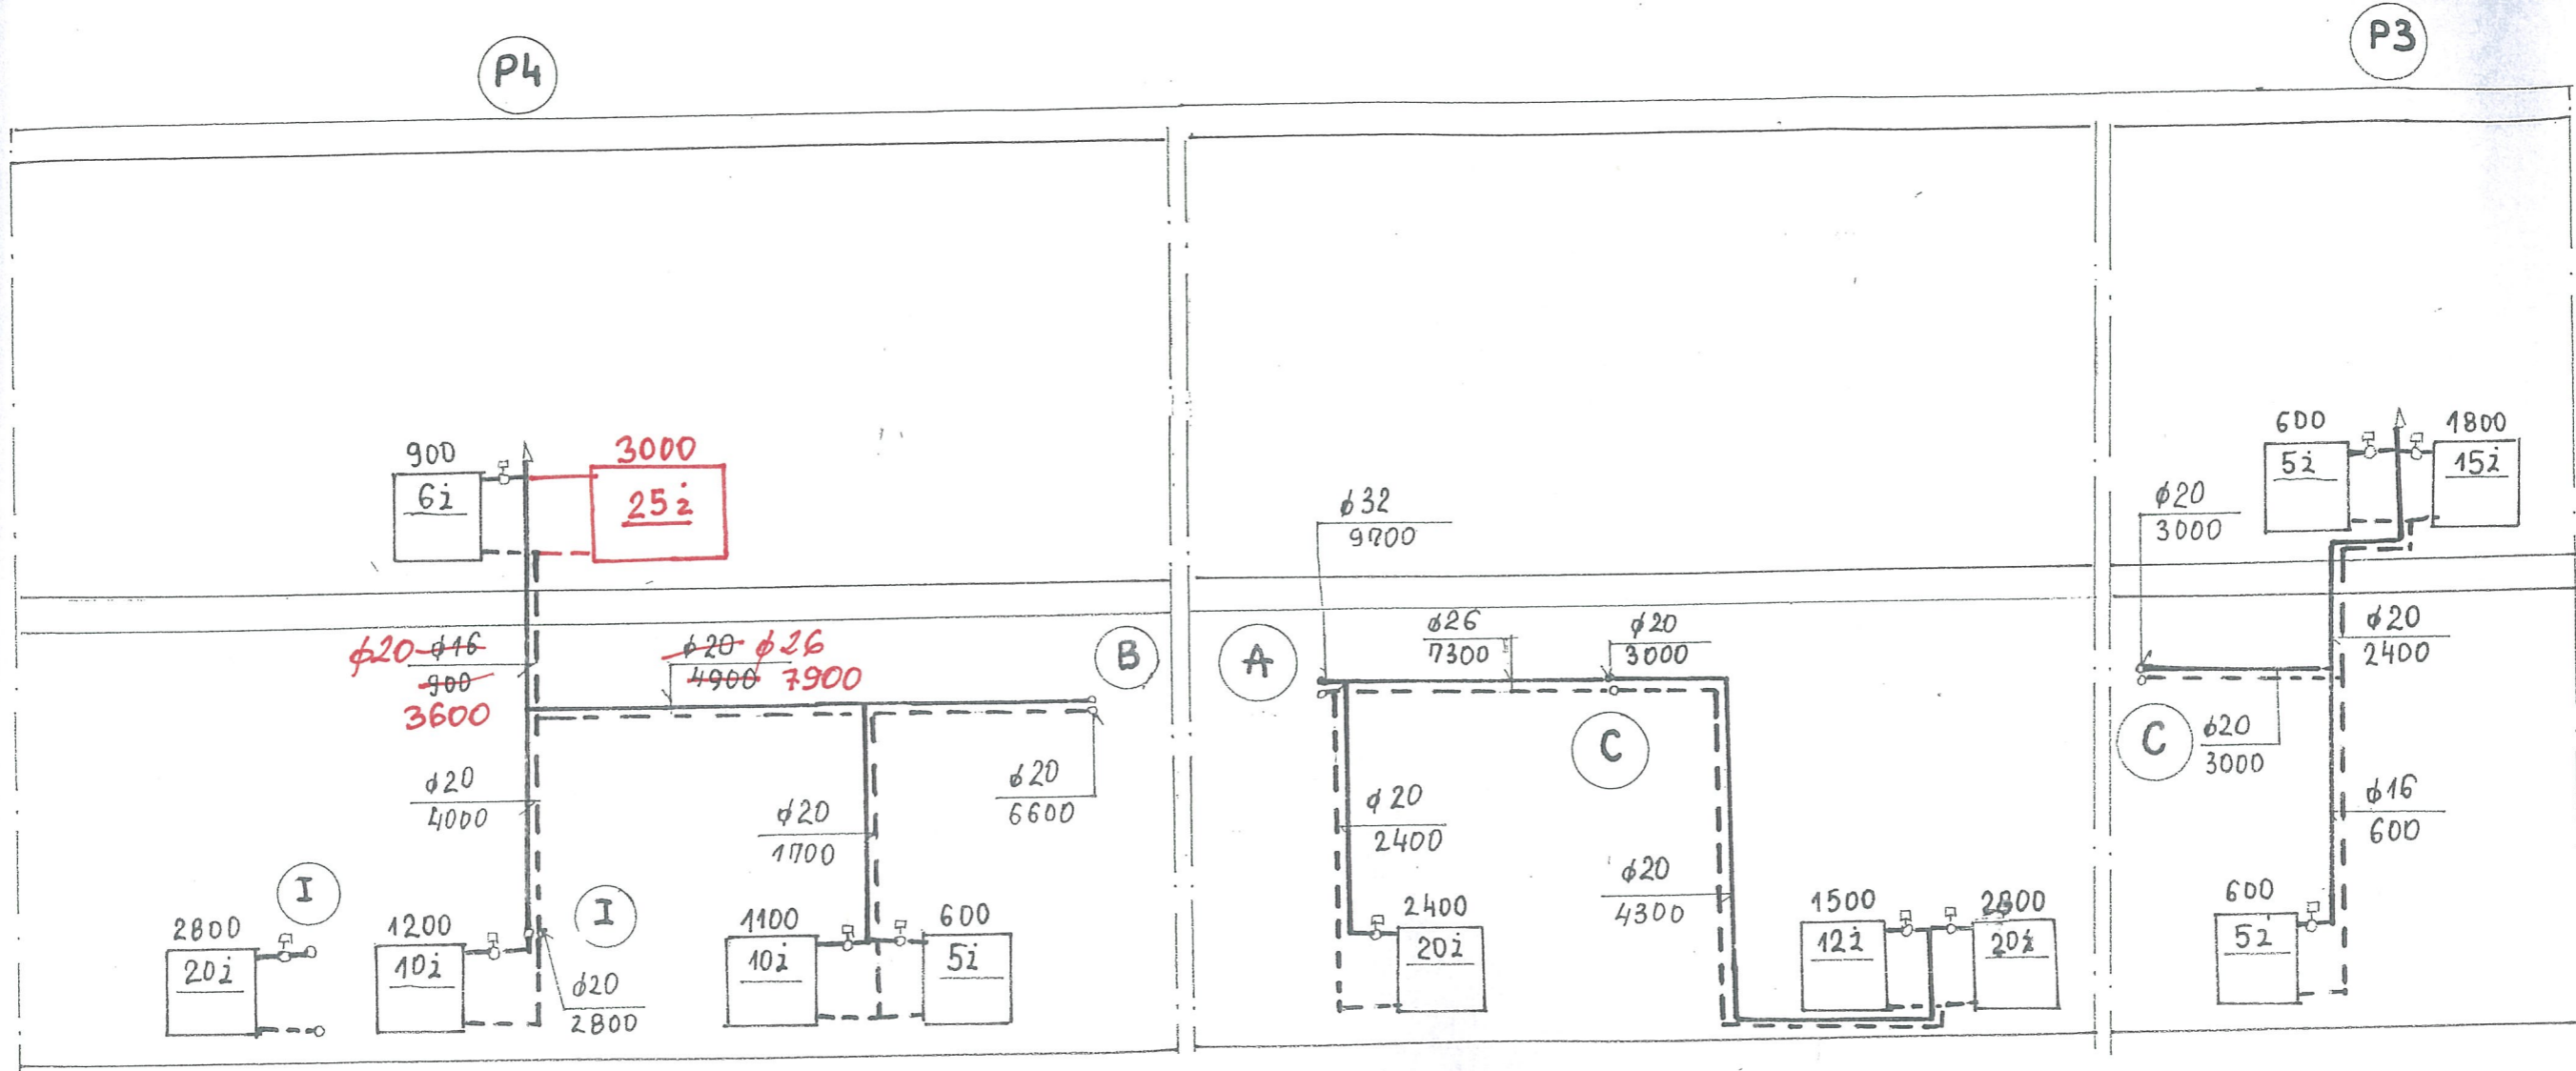

Poprawiono
mgr inż. Krzysztof BŁEŻYŃSKI
42-400 Zawiercie, ul. Stanowska 122 E
Upr. do sporządzania projektów,
nadzorów i kierowania robotami
w zakresie instalacji sanitarnych
Nr upr. 830/88

Sprawdził:
[Signature]

Inwestor	Gmina Ogrodzieniec, Plac Wolności 25		
Obiekt	Budynek DSP w Ogrodziencu		
Treść	Rozwinięcie instalacji c.o. - cz. II	Skala	Nr rys. 6S
Projektant	mgr inż. K. Błeszyński upr. bud. 830/88	Data	Lipiec 2020r.

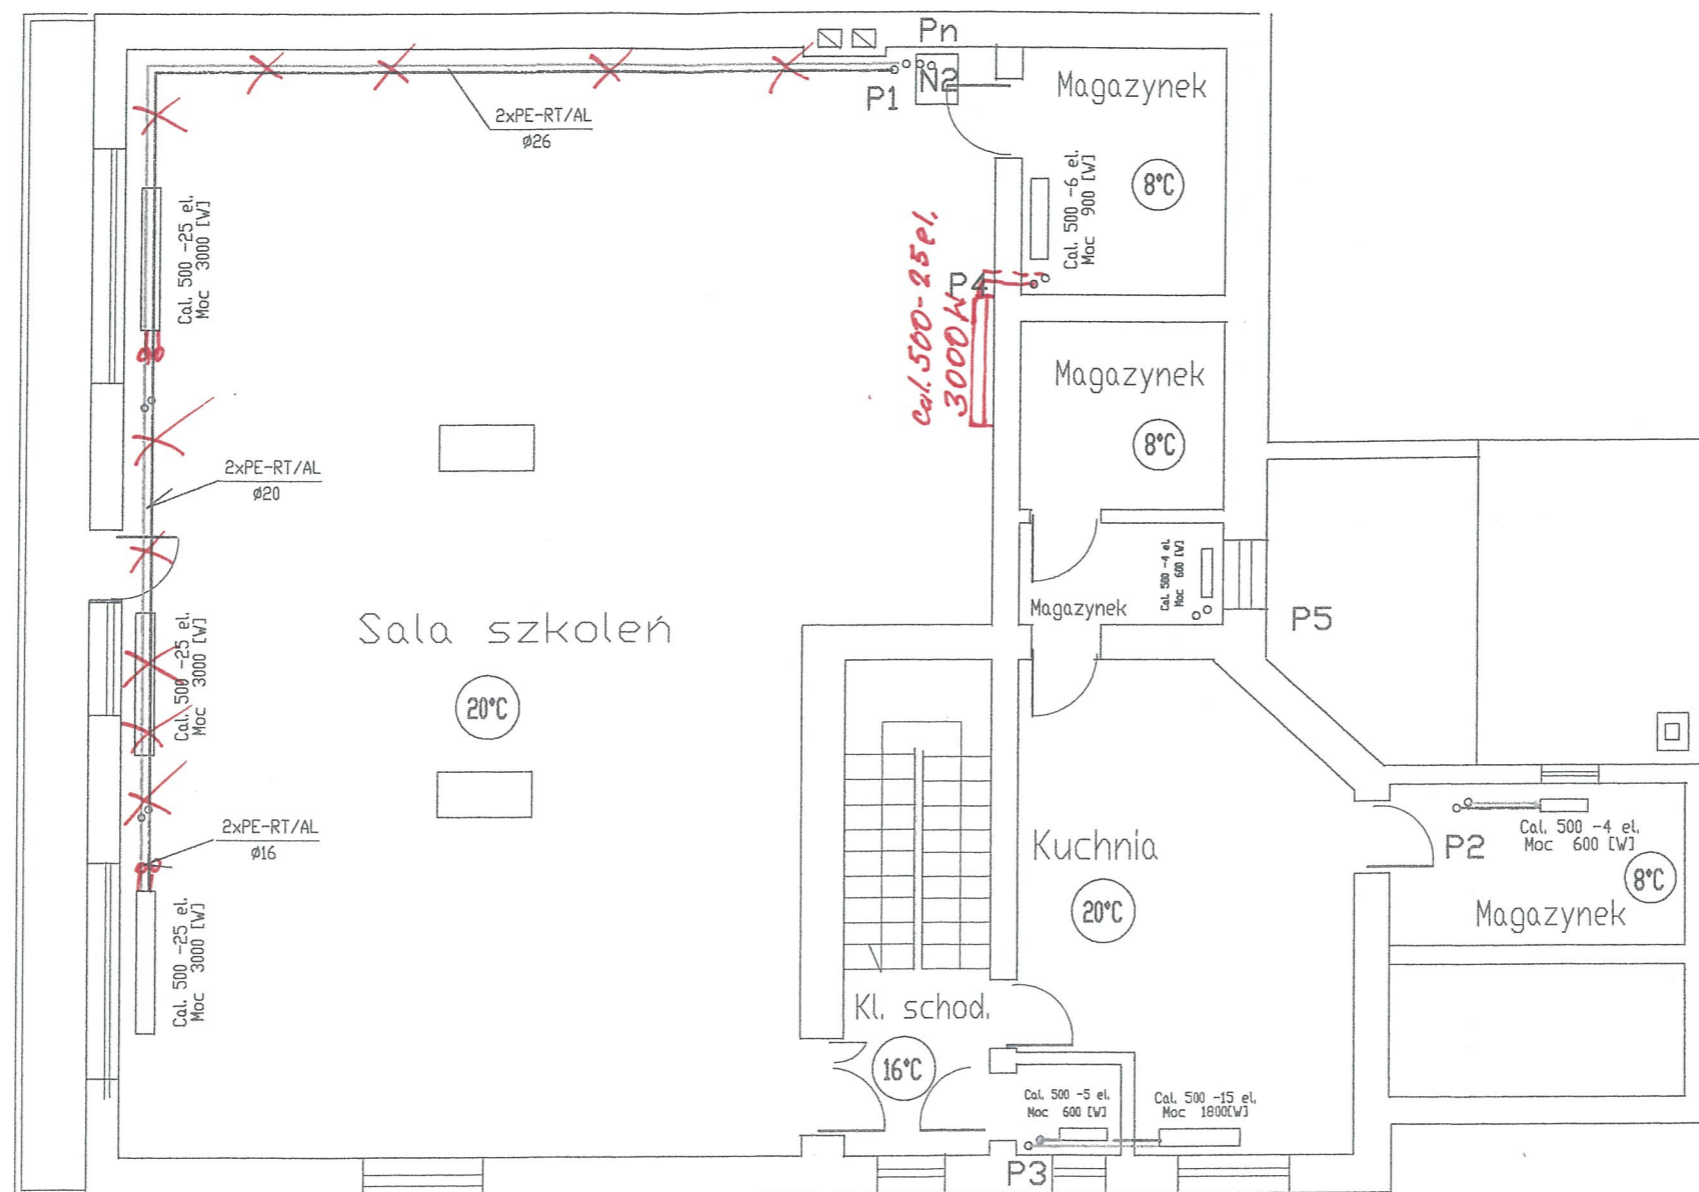


Poprawiono
MGR INŻ. Krzysztof BLESZYŃSKI
42-400 Zawiercie, ul. Dąbrowska 122 E
Upr. do sporządzania projektów,
nadzorow. i kierowania robotami
w zakresie instalacji sanitarnych
Nr upr. 830/86

Sprawdził:

mgr inż. Anna Błaszczyńska
ZAWIERCIE, ul. Sienkiewicza 34
Upr. do sporządzania projektów,
nadzorow. i kierowania robotami
w zakresie instalacji sanitarnych i gazowych
Nr upr. 646/91

Investor	Gmina Ogrodzieniec 42-440 Ogrodzieniec, Plac Wolności 25		
Objekt	Budynek OSP w Ogrodziencu		
Treść	Rzut piętra Instalacja c.o.	Skala 1:100	Nr rys. 4S
Projektant	mgr inż. K. Bleszyński upr. bud. 830/86	Data Lipiec 2020r.	

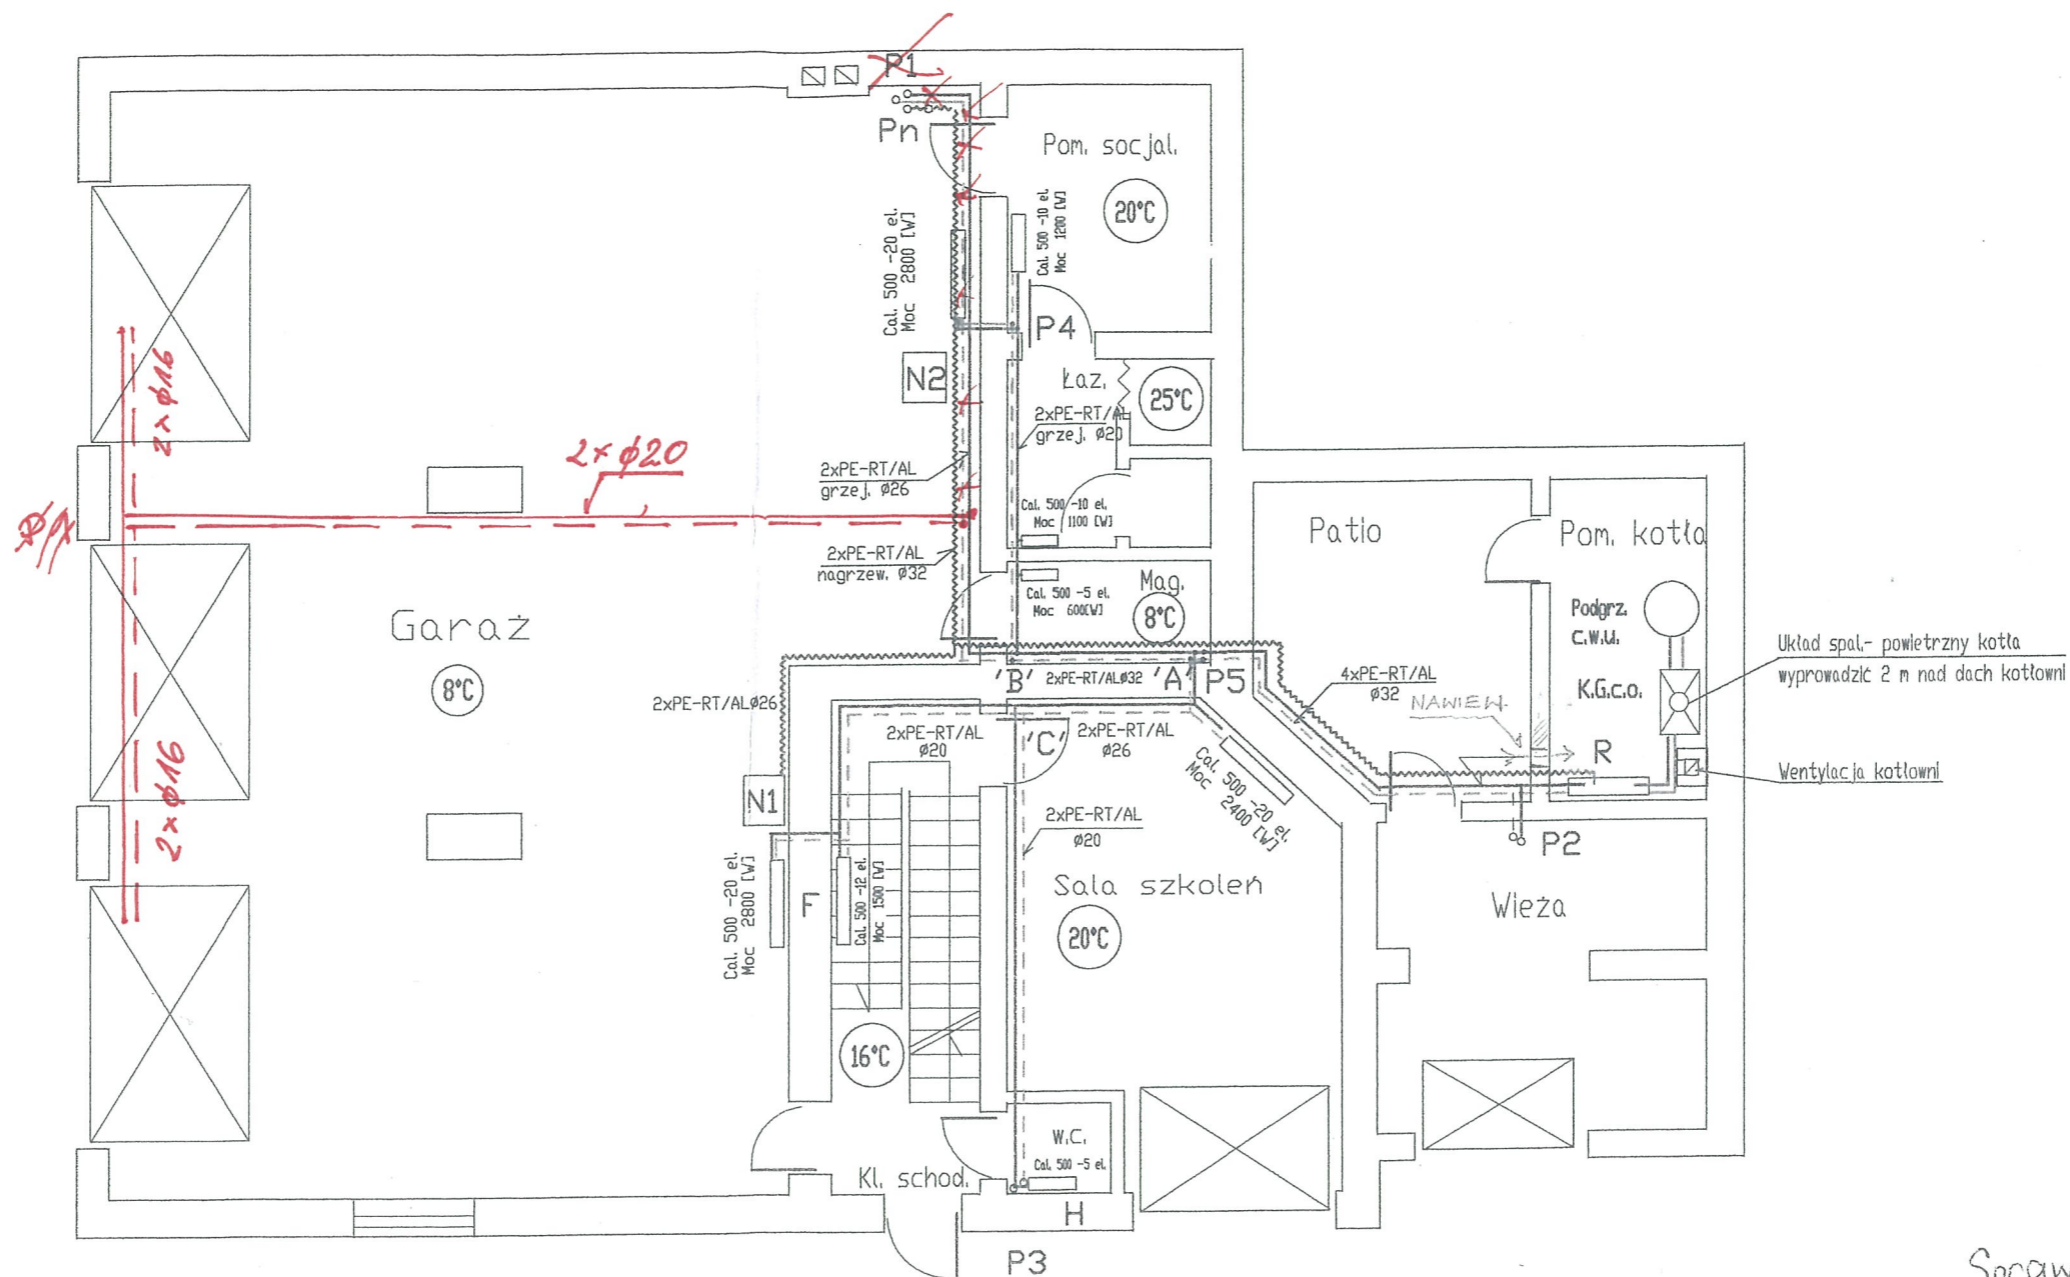

Sprawdził:

mgr inż. Anna Błyszka
ZAWIERCIE, ul. Białej 12
Up. do sporządzania projektów,
nadzoru i kierowania robotami
w zakresie instalacji sanitarnych i gazowych
Nr upr. 436/91

Poprawiono

Sala szkoleń
mgr inż. Krzysztof BŁEZYŃSKI
42-400 Zawiercie, ul. Białowska 122 E
Up. do sporządzania projektów,
nadzoru i kierowania robotami
w zakresie instalacji sanitarnych
Nr upr. 830/88

- Rurociągi instal. c.o. - zasilanie
- Rurociągi instal. c.o. - powrót
- Rurociągi instal. nagrzewnic - zasilanie i powrót
- Nagrzewnice wodna Soninger Q=21kW

N1

Investor	Gmina Ogrodzieniec 42-440 Ogrodzieniec, Plac Wolności 25		
Objekt	Budynek OSP w Ogrodzieńcu		
Treść	Rzut parteru	Skala	Nr rys.
	Instalacja c.o.	1:100	3S
Projektant	mgr inż. K. Błyszki upr. bud. 830/88	Data	Lipiec 2020r.